




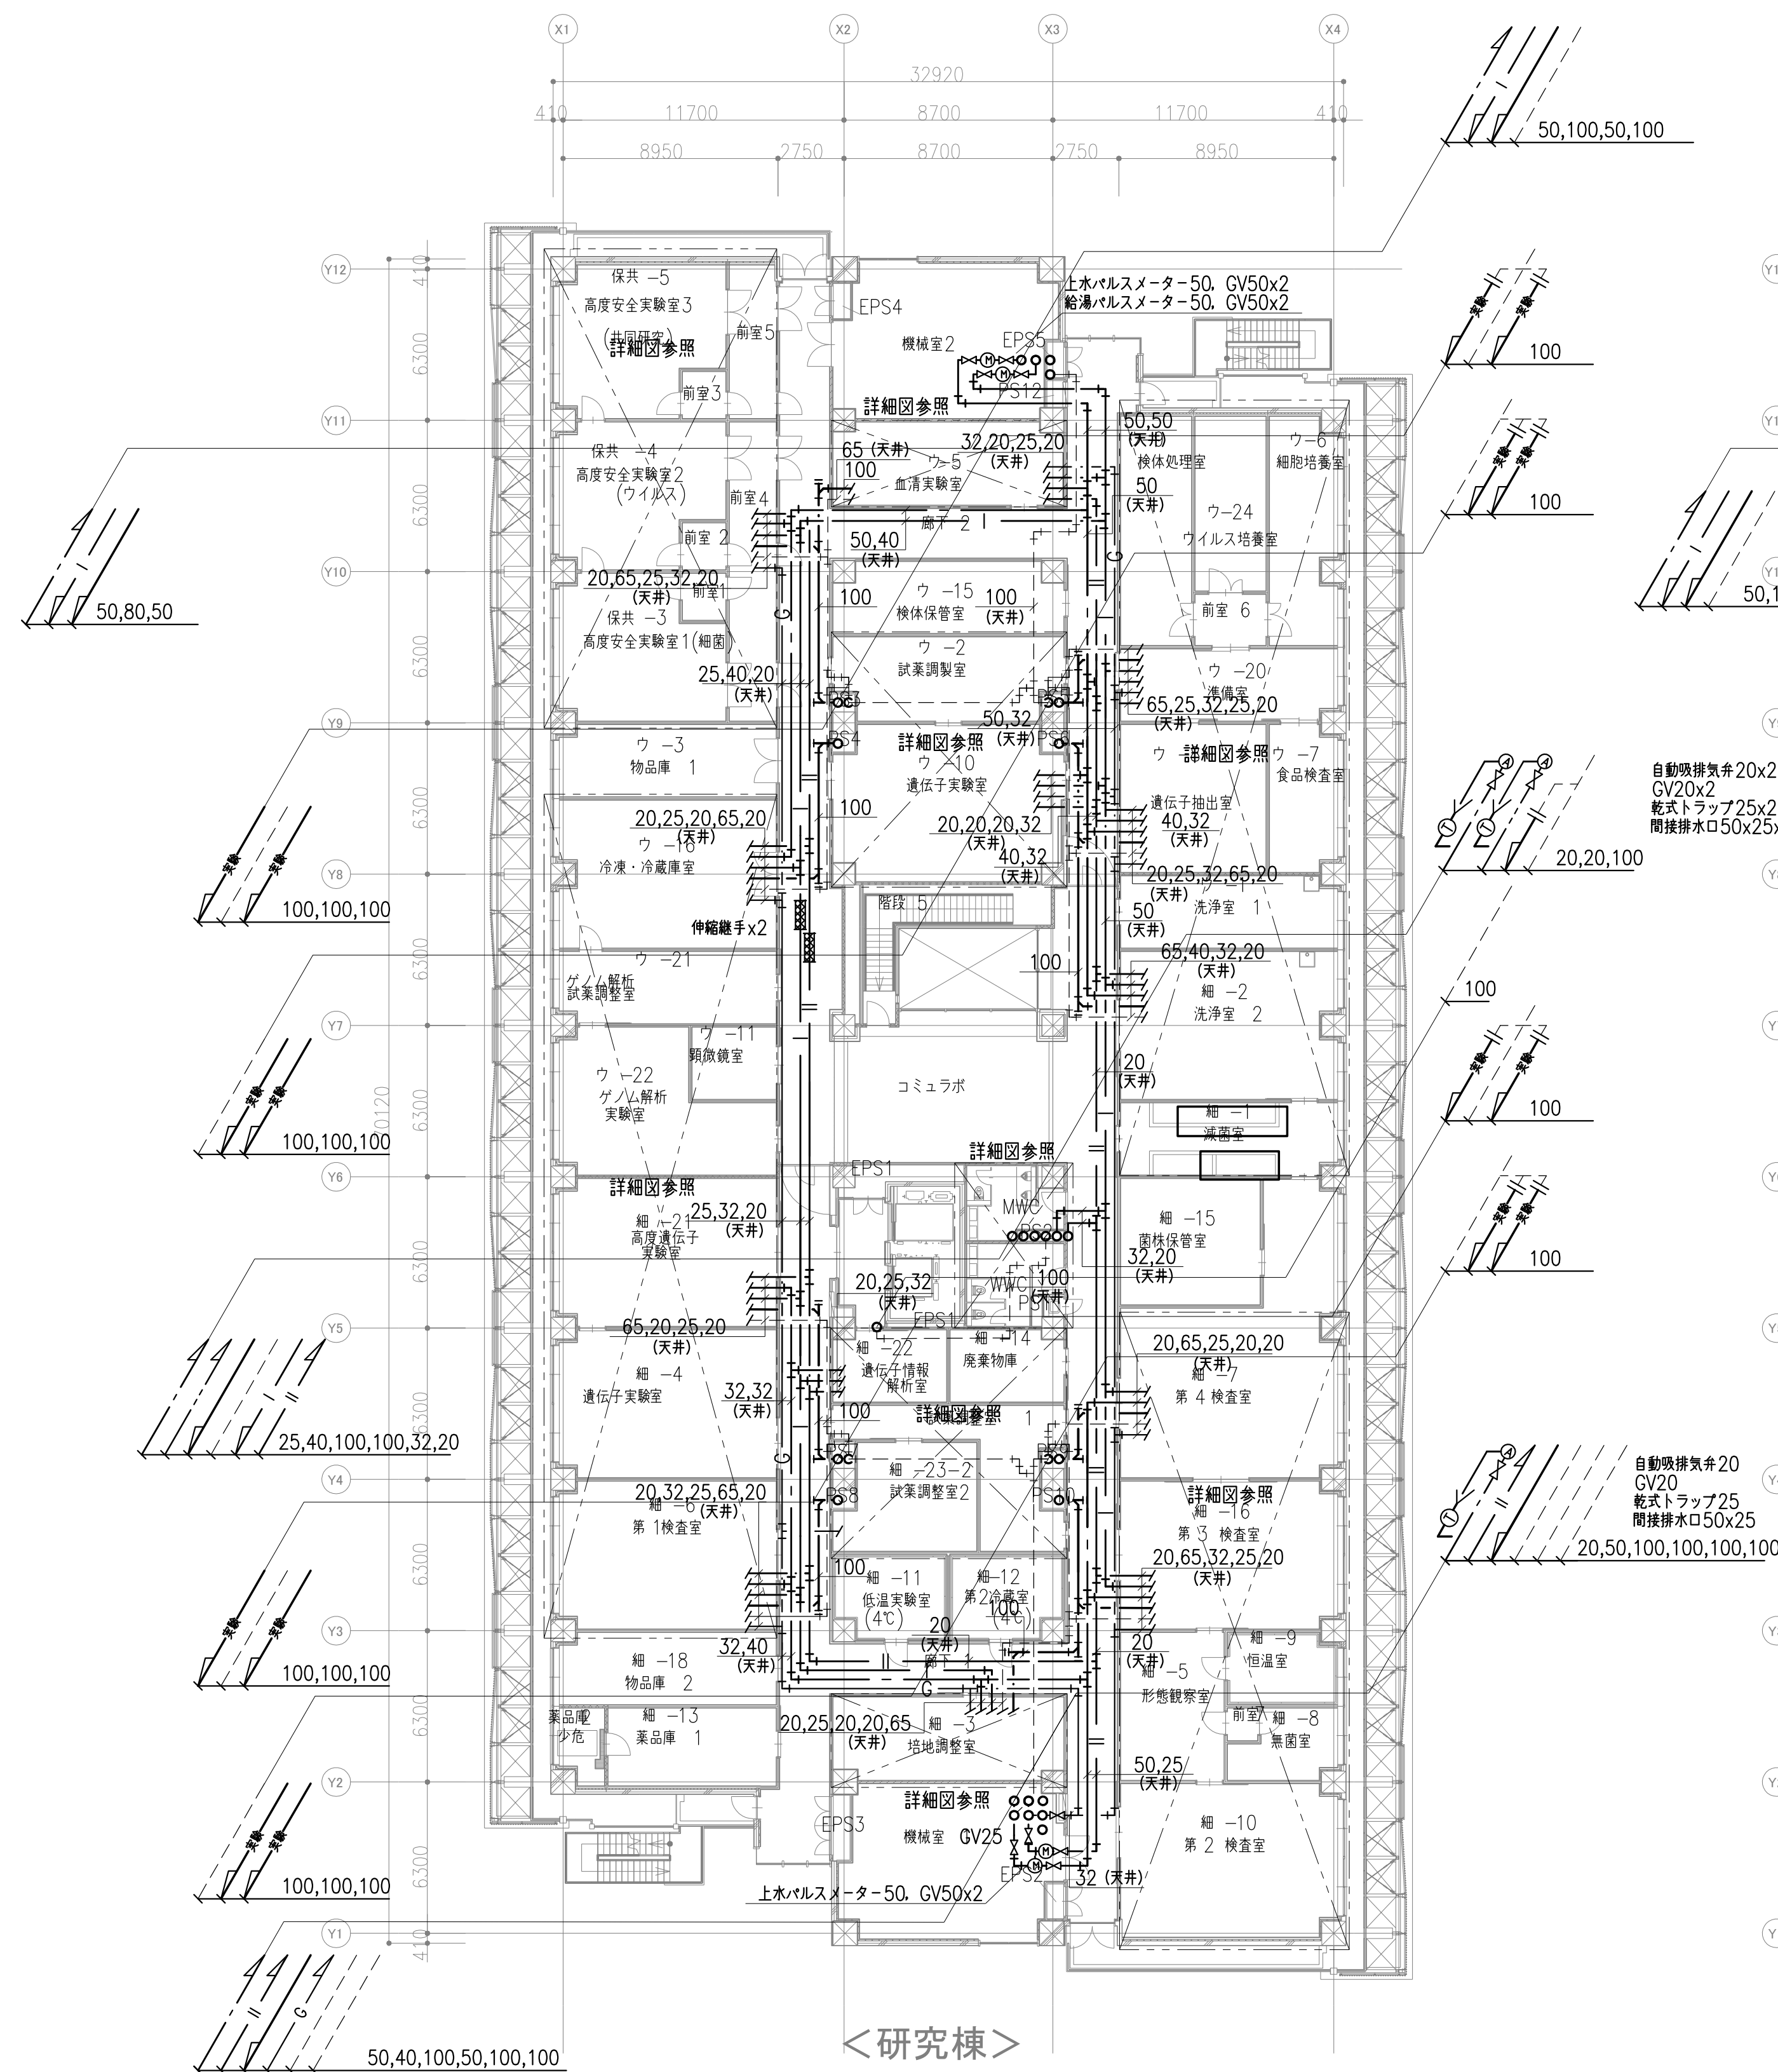


<研究棟>
5階平面図

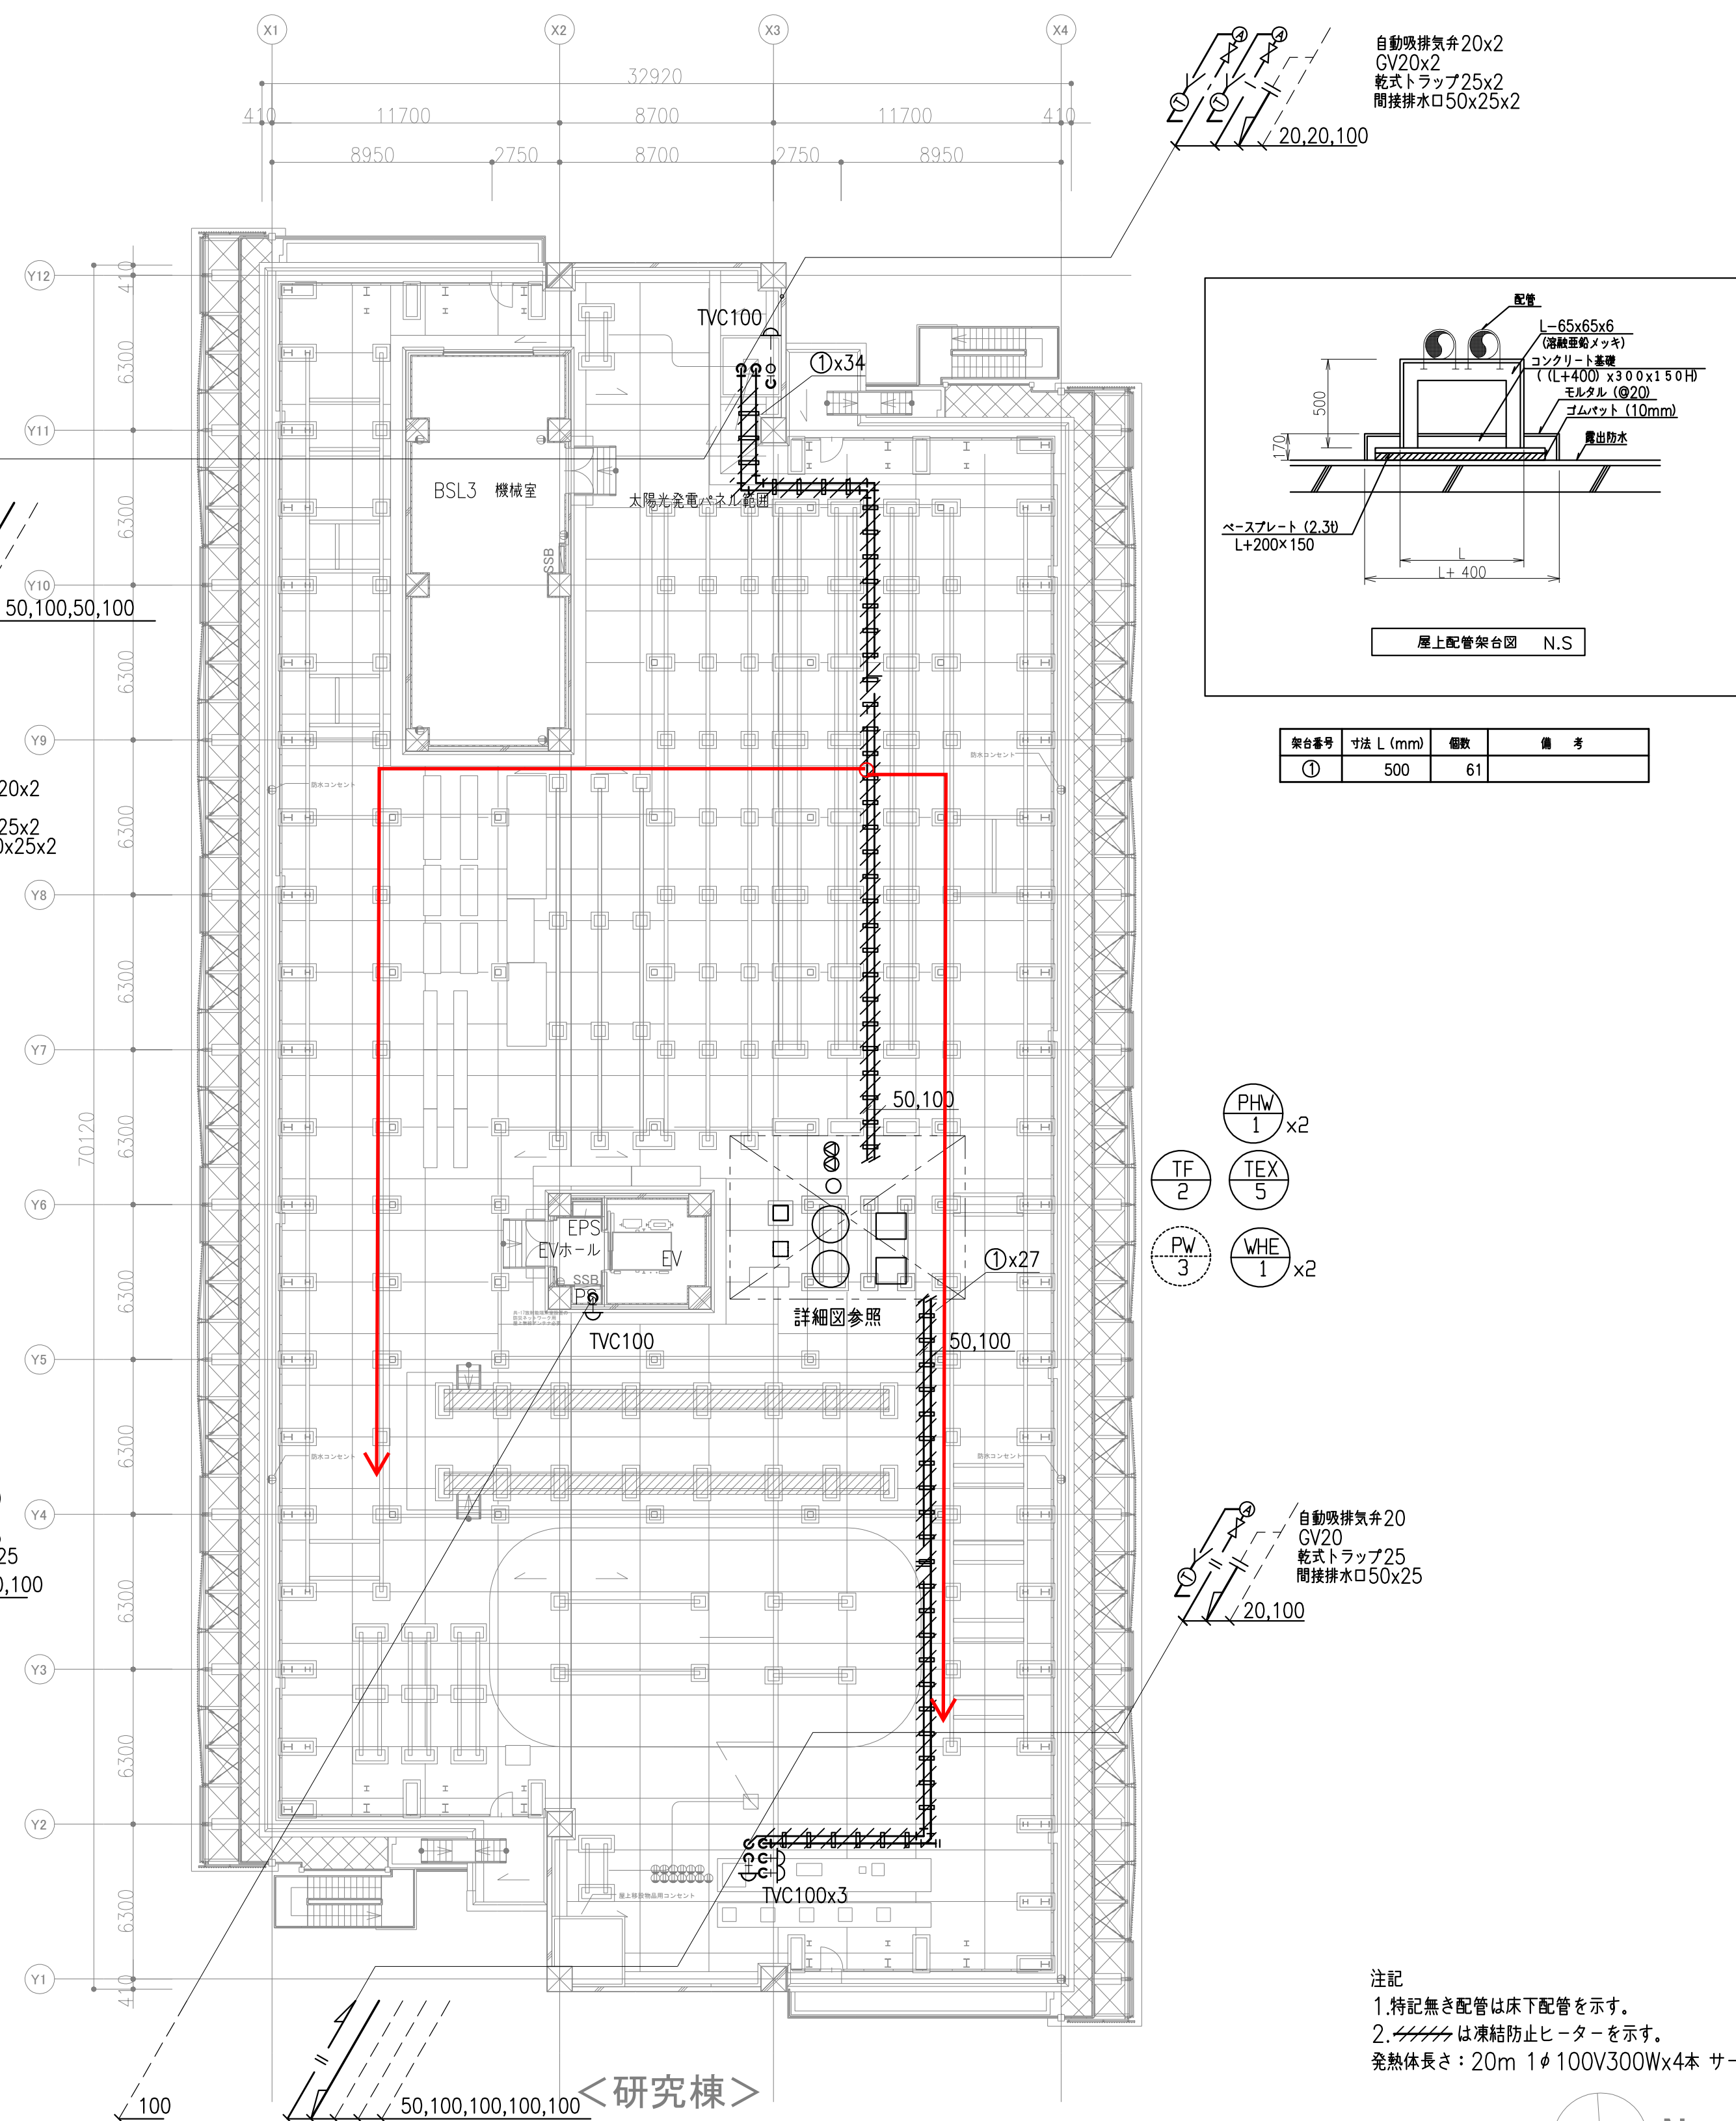


<研究棟>
6階平面図

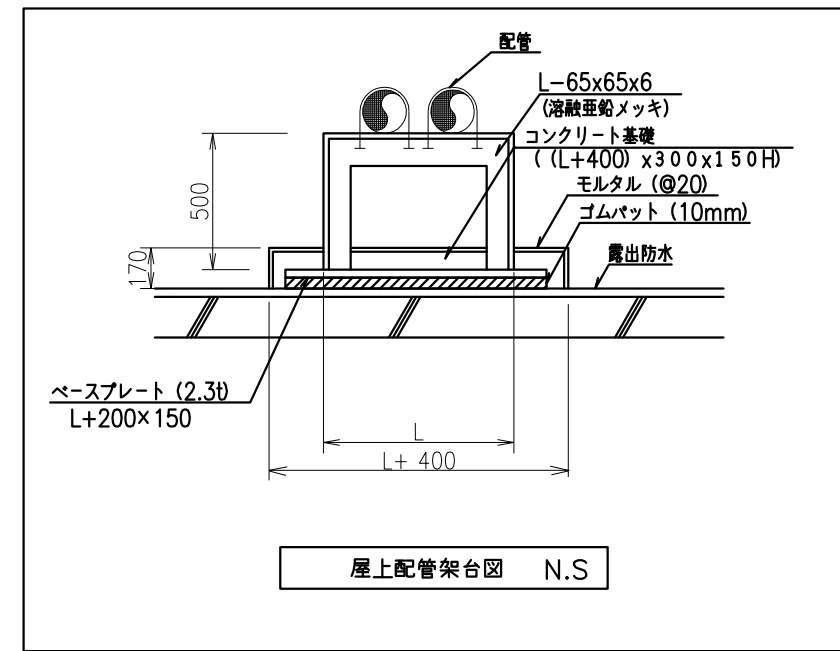

架台番号	寸法 L (mm)	個数	備 考
①	500	61	

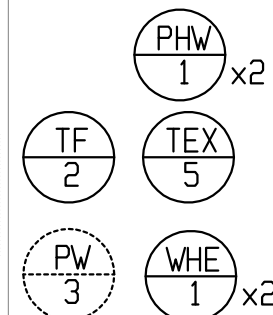

注記
1. 特記無き配管は床下配管を示す。
2. // は凍結防止ヒーターを示す。
発熱体長さ：20m 1φ100V300Wx4本 サーマ発停

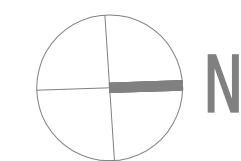

福岡県建築都市部営繕設備課 福岡市博多区東公園7番7号	承認印	工事名称	図面名称		
		(仮称) 福岡県保健環境研究所 新築機械設備工事		給排水衛生設備 5・6階平面図	
		設計者	縮尺		図面番号
		A1 : 1:200 A3 : 1:400		M-013	
		日付	令和 6 年 11 月		