


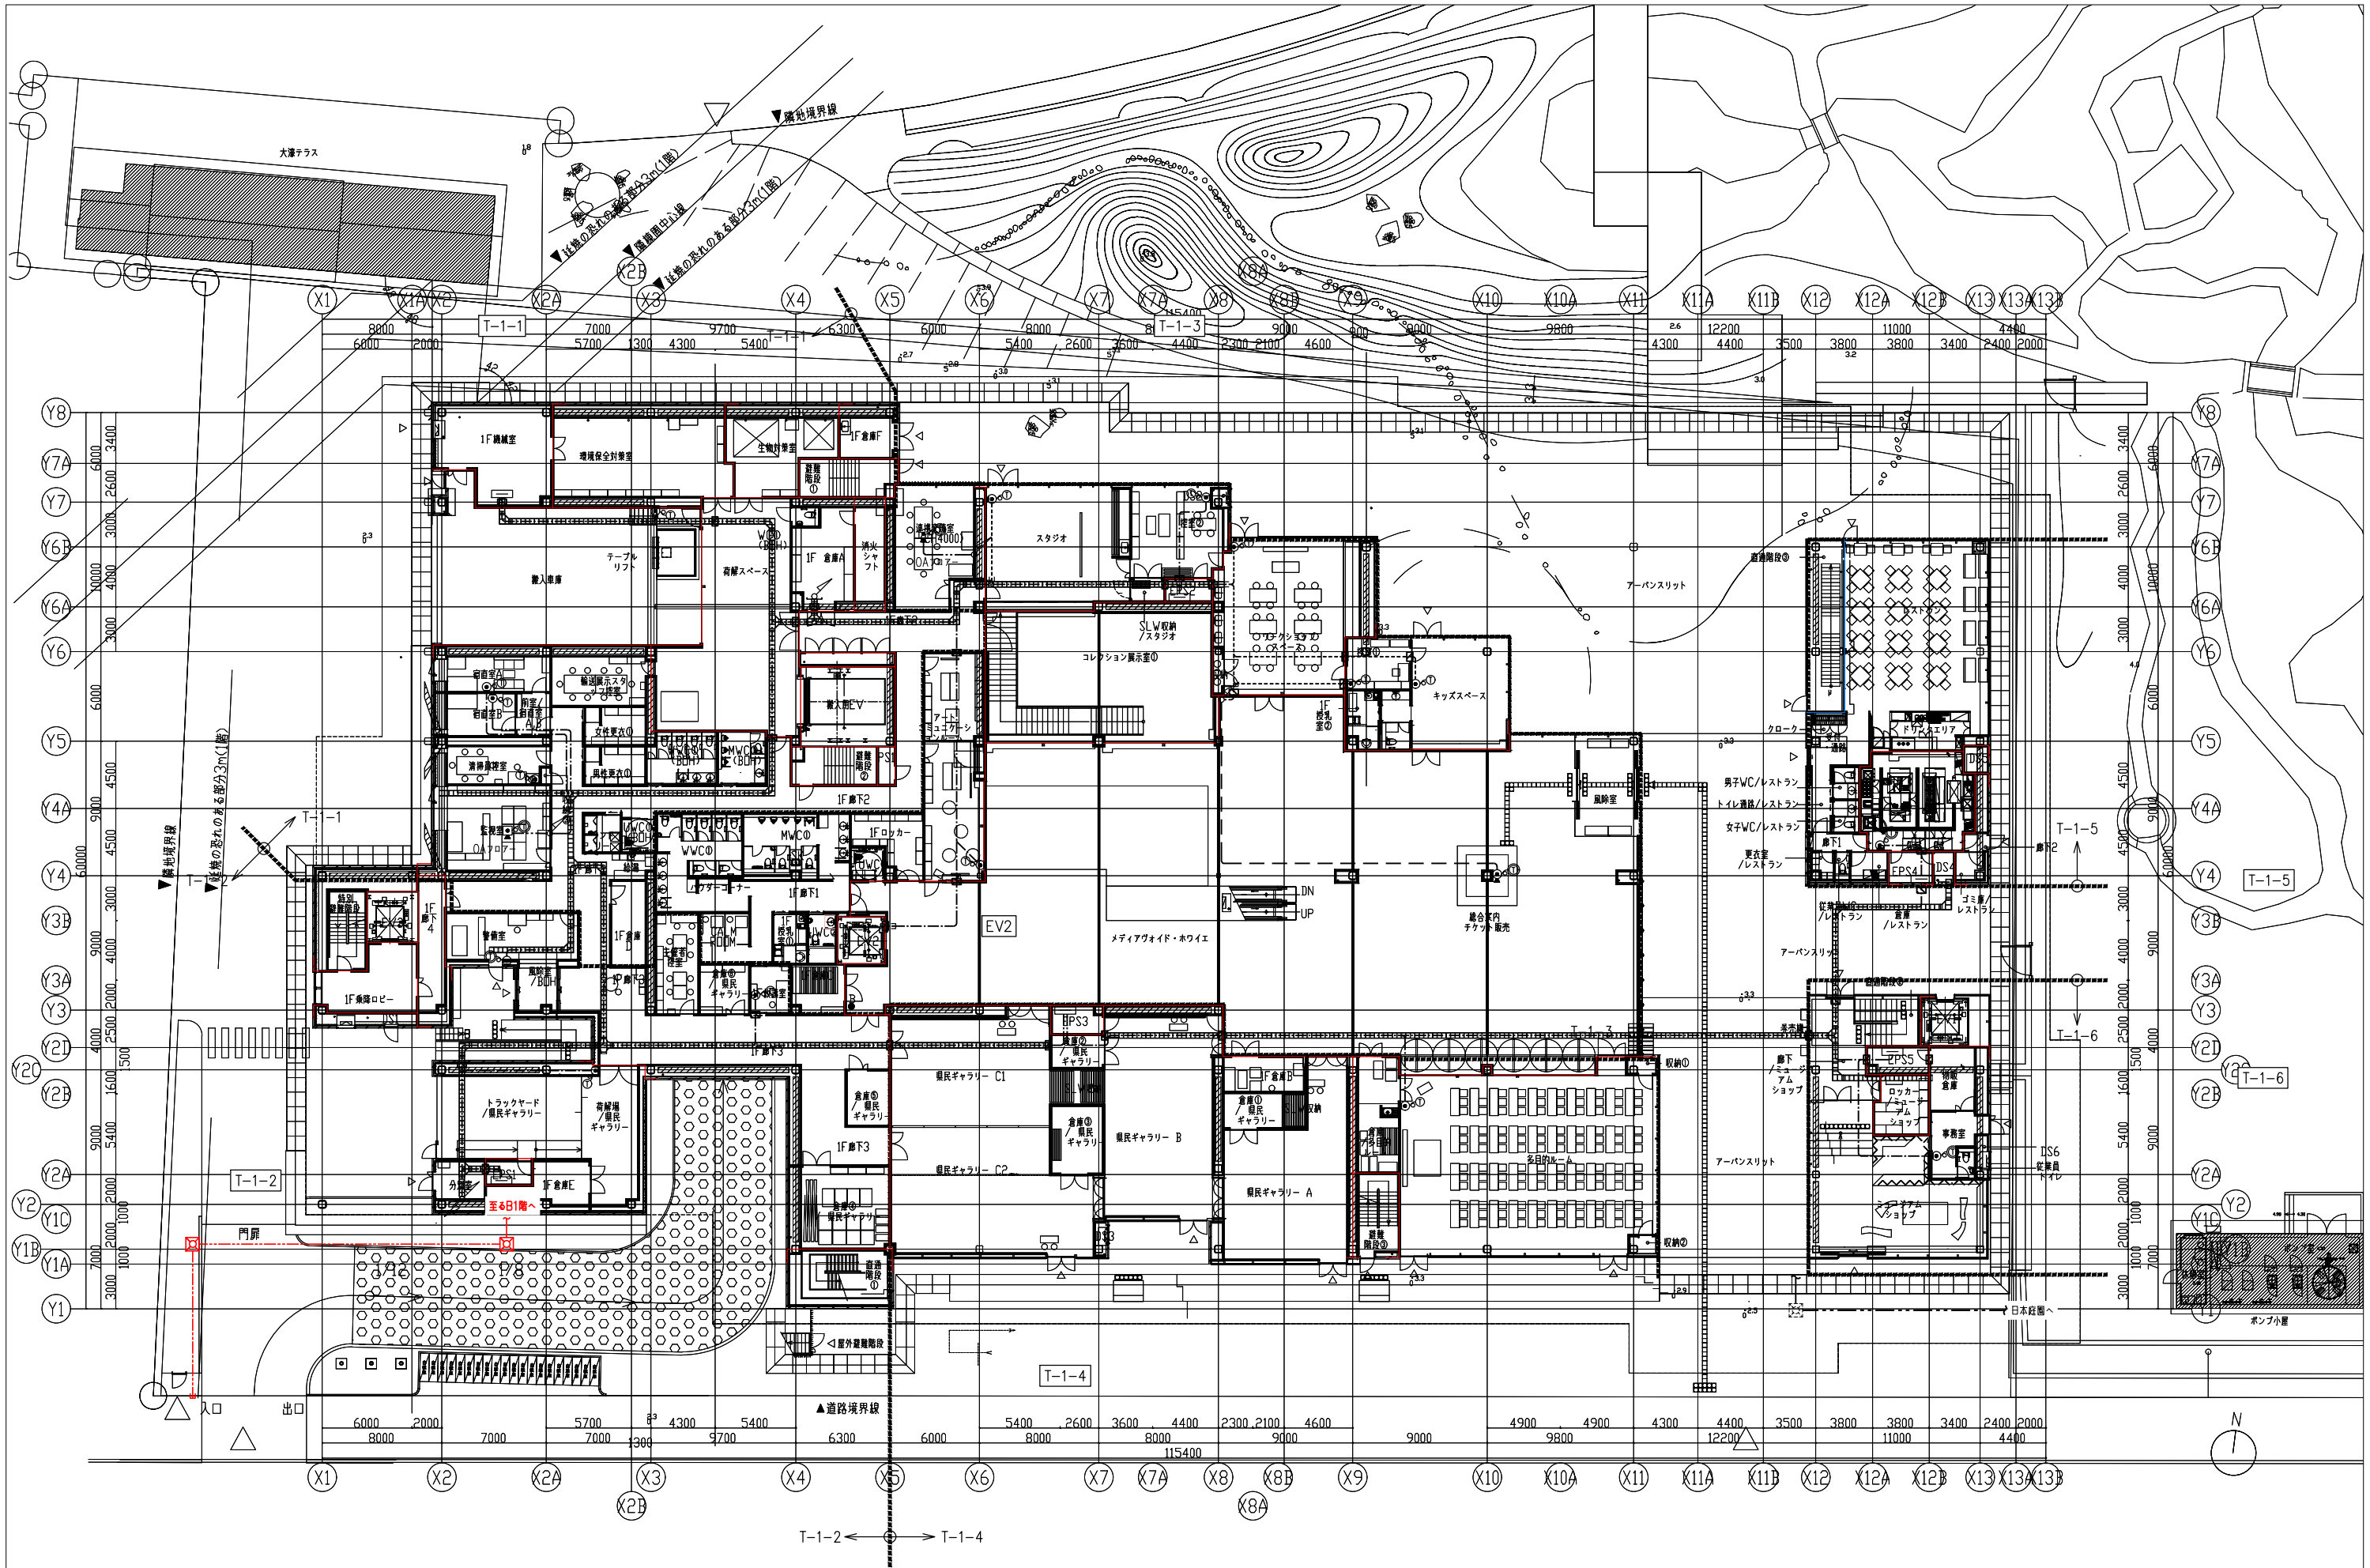

福岡県建築都市部営繕設備課 福岡市博多区東公園7番7号	承認 approve	設計者 株式会社隈研吾建築都市設計事務所 KENGO KUMA & ASSOCIATES 一級建築士事務所 東京都知事登録 第32752号 管理建築士 一級建築士登録 第318352号 吉原賢次	工事名称 新福岡県立美術館新築電気設備工事 図面名称 構内交換設備 1階平面図	日付 令和7年9月 縮尺 A1: 1/200 A3: 1/400	図面番号 E-1204
--	-------------------	--	--	---	------------------------